
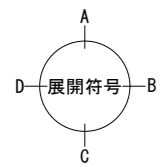


配管・配線表		
記号	名称	
■	壁掛けエアコン寒冷地仕様	1φ200V3台
●	埋込200Vコンセント	
—	EM-VVF2.0-3C	
■	コア抜き箇所	

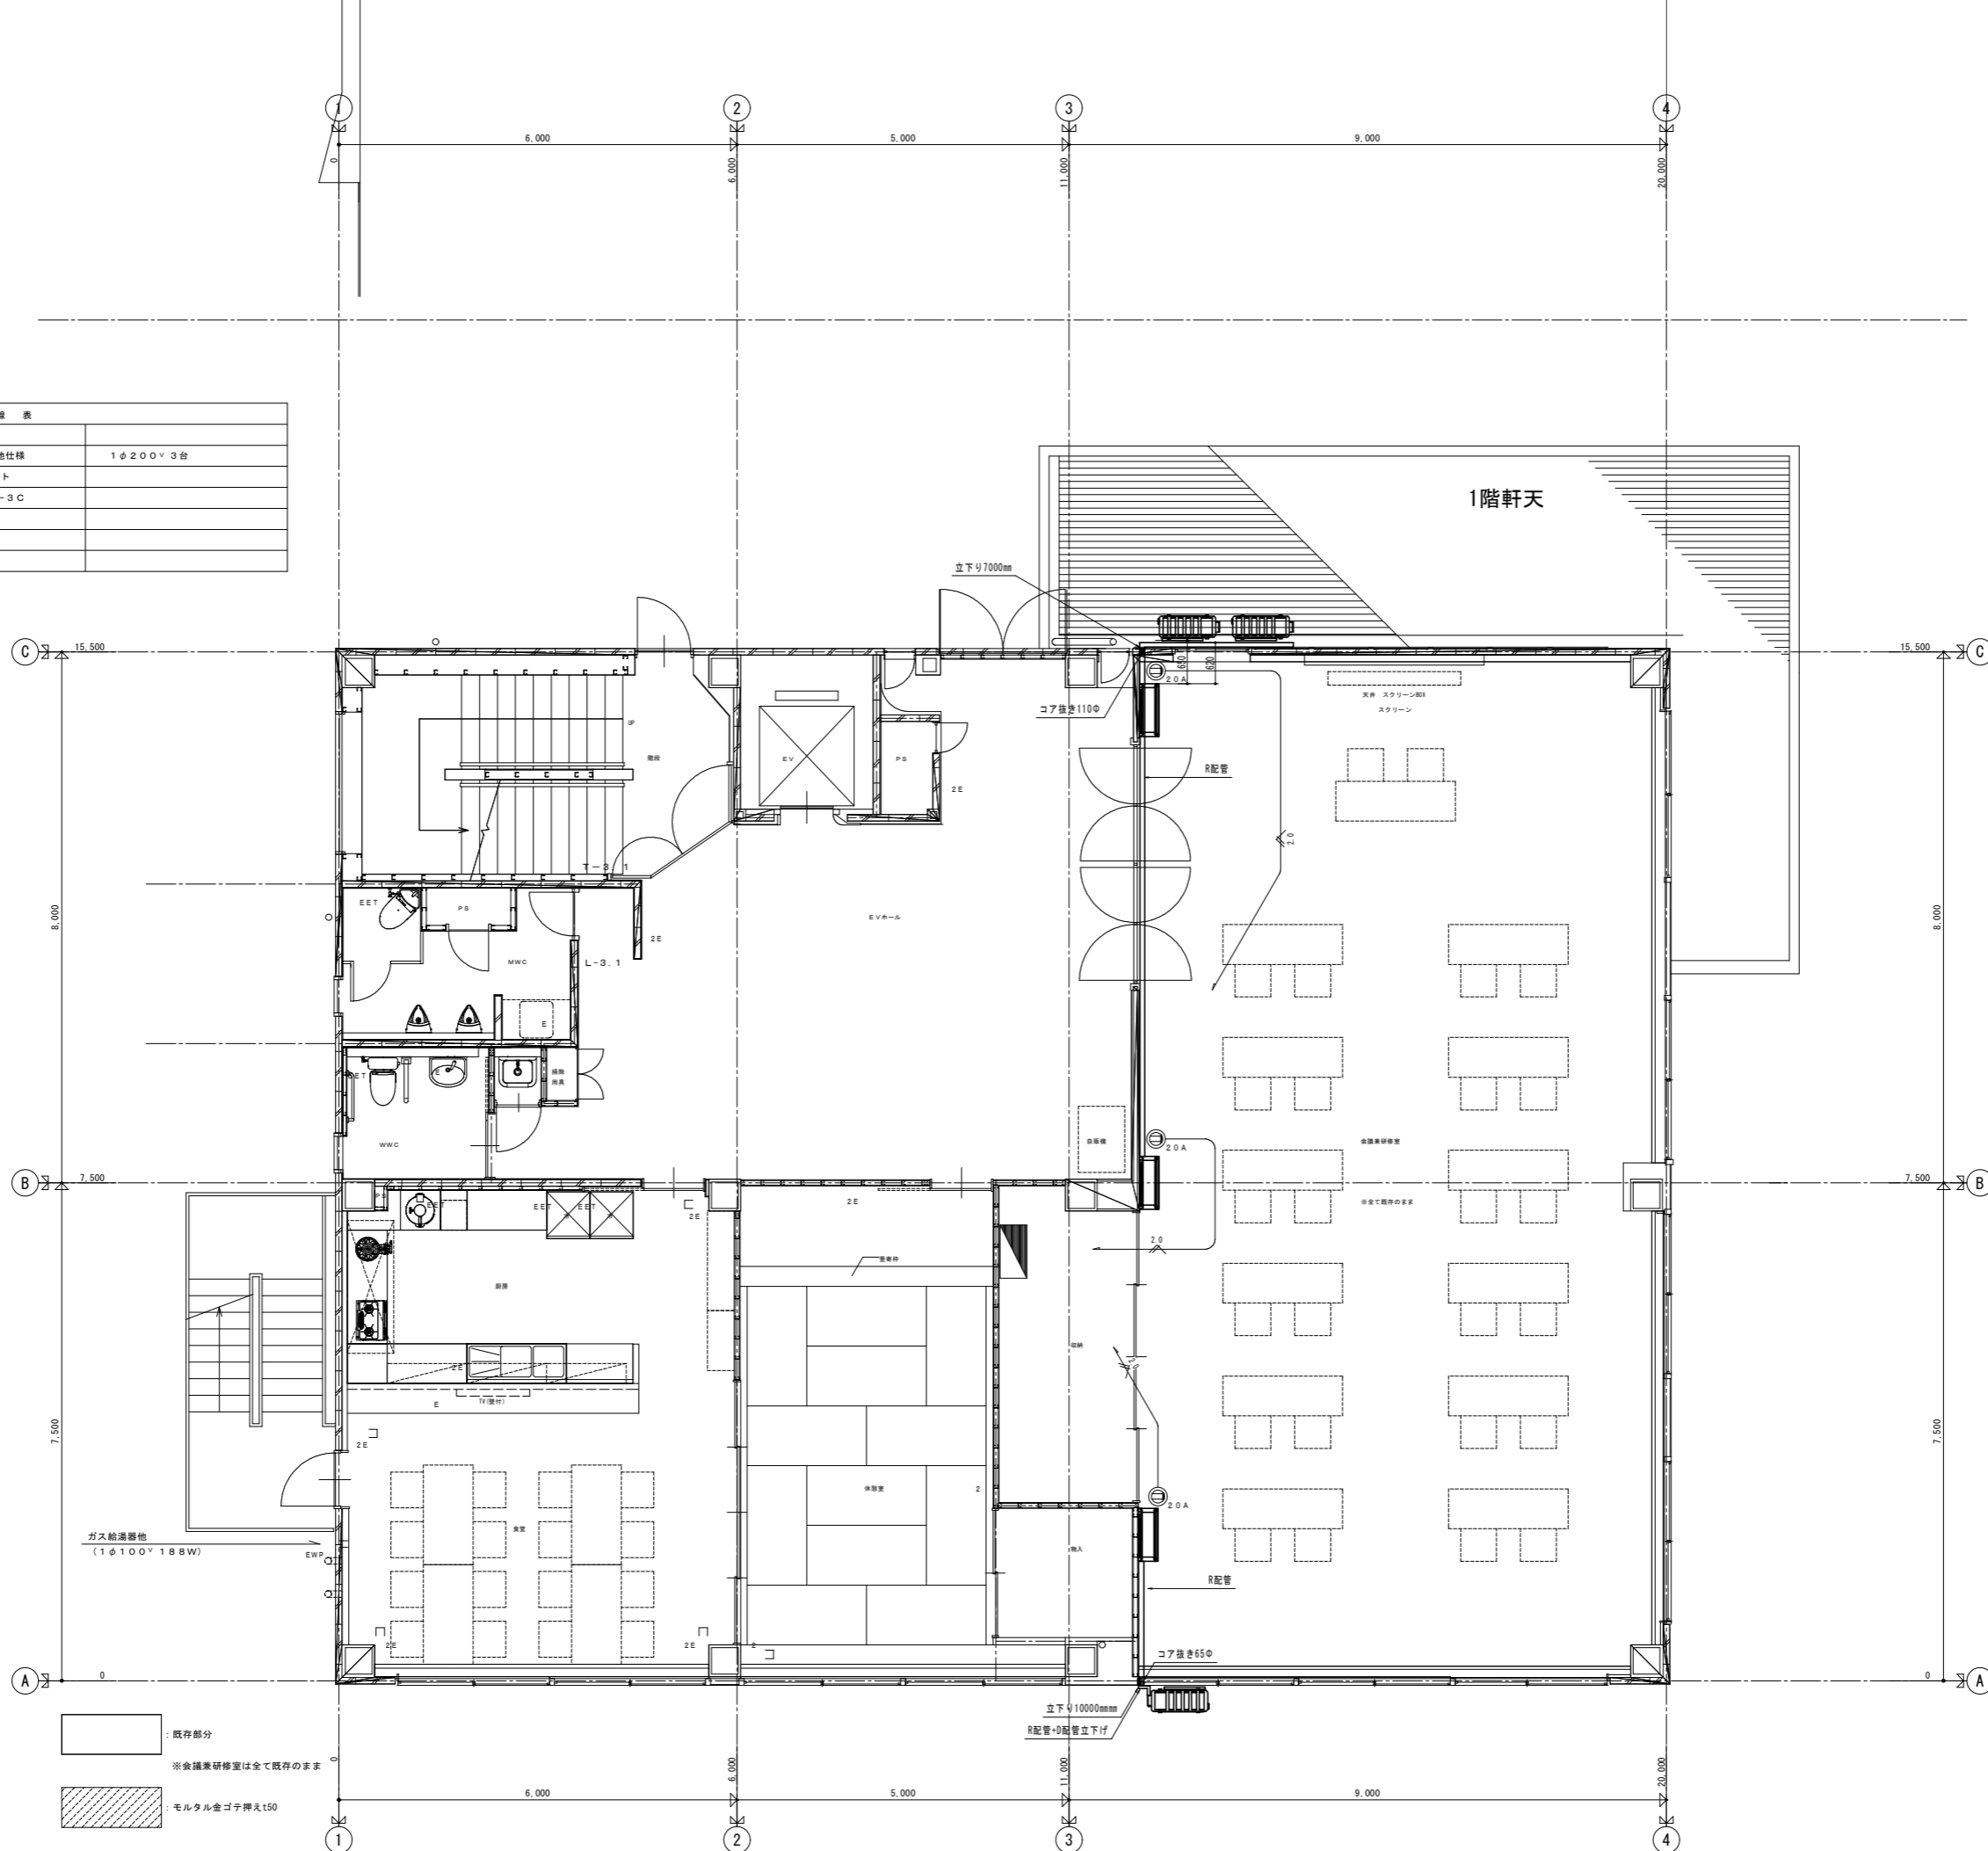

- 既存部分
- ※会議室研修室は全て既存のまま
- ▨ モルタル金ゴ子押え150

工事名	図面名	縮尺	図面番号
	更埴消防署3階平面図	A1:1/50 A3:1/100	